


SITUACE STAVBY

MĚŘÍTKO 1:250

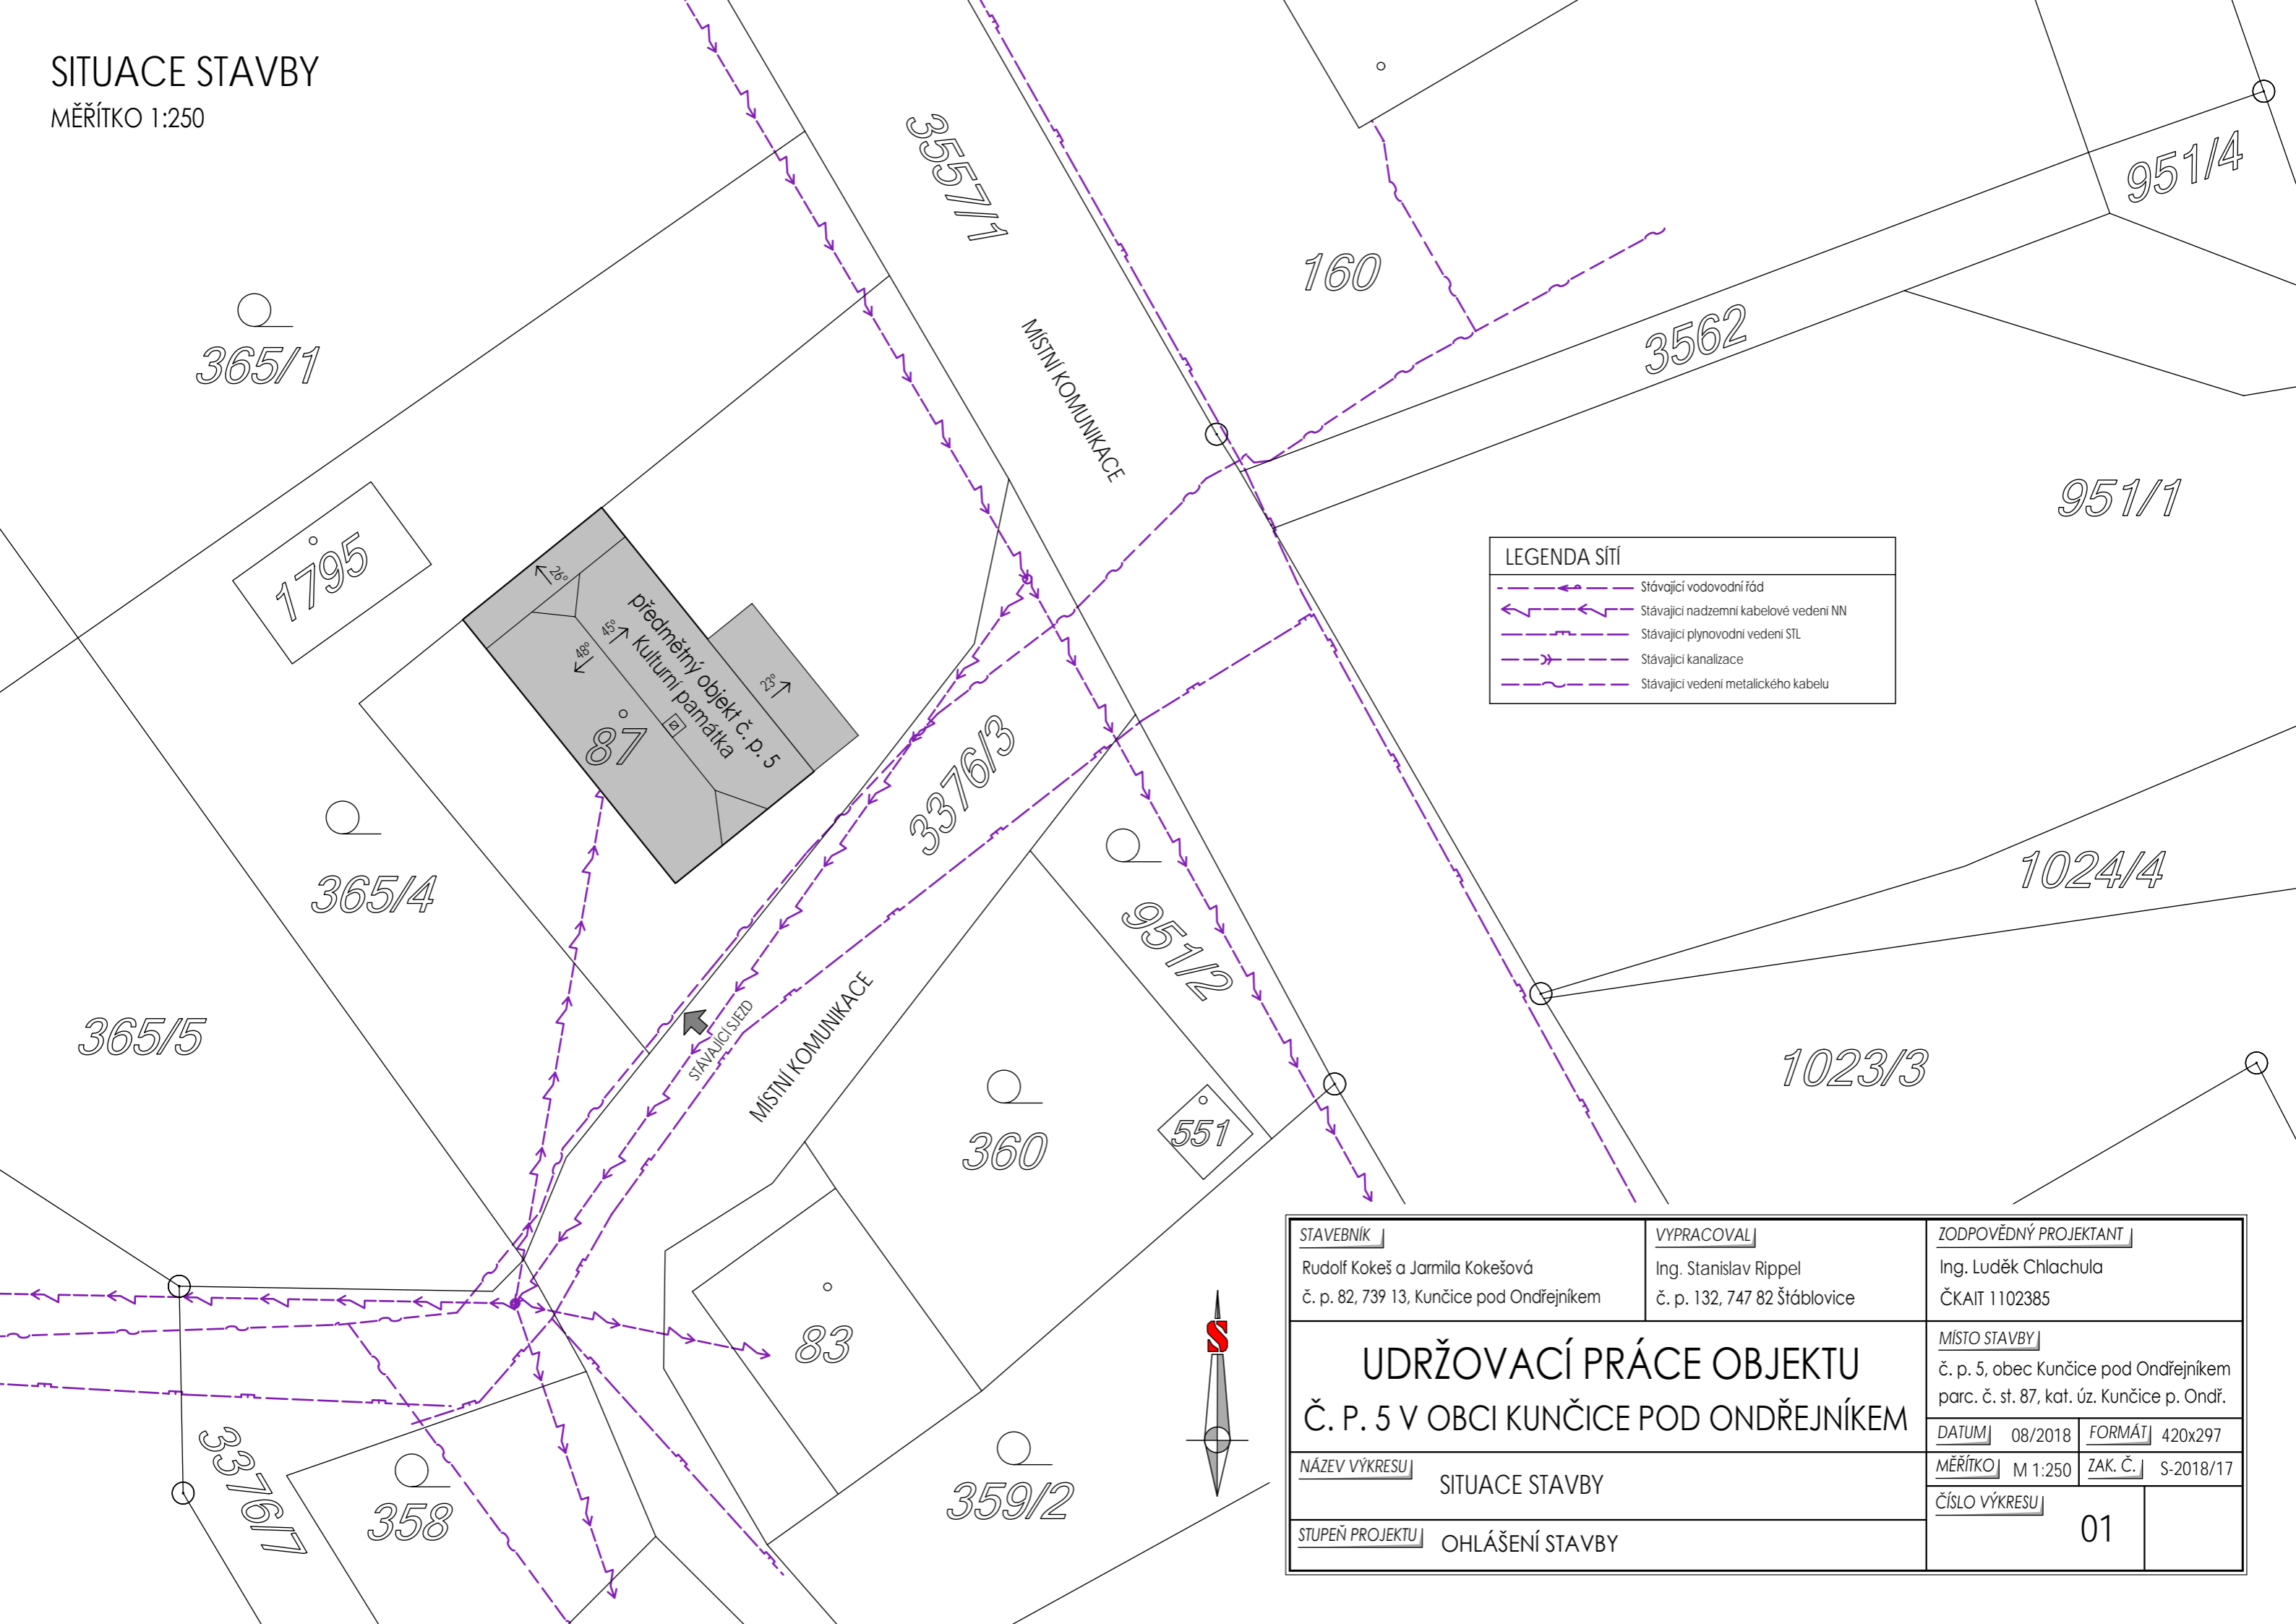

LEGENDA SÍTÍ	
	Stávající vodovodní řád
	Stávající nadzemní kabelové vedení NN
	Stávající plynovodní vedení STL
	Stávající kanalizace
	Stávající vedení metalického kabelu

STAVEBNÍK Rudolf Kokeš a Jarmila Kokešová č. p. 82, 739 13, Kunčice pod Ondřejníkem	VYPRACOVAL Ing. Stanislav Rippel č. p. 132, 747 82 Štáblovice	ZODPOVĚDNÝ PROJEKTANT Ing. Luděk Chlachula ČKAIT 1102385
UDRŽOVACÍ PRÁCE OBJEKTU Č. P. 5 V OBCI KUNČICE POD ONDŘEJNÍKEM		MÍSTO STAVBY č. p. 5, obec Kunčice pod Ondřejníkem parc. č. st. 87, kat. úz. Kunčice p. Ondř.
		DATUM 08/2018 FORMÁT 420x297
NÁZEV VÝKRESU SITUACE STAVBY		MĚŘÍTKO M 1:250 ZAK. Č. S-2018/17
STUPEŇ PROJEKTU OHLÁŠENÍ STAVBY		ČÍSLO VÝKRESU 01